



PRZEKRÓJ C - C

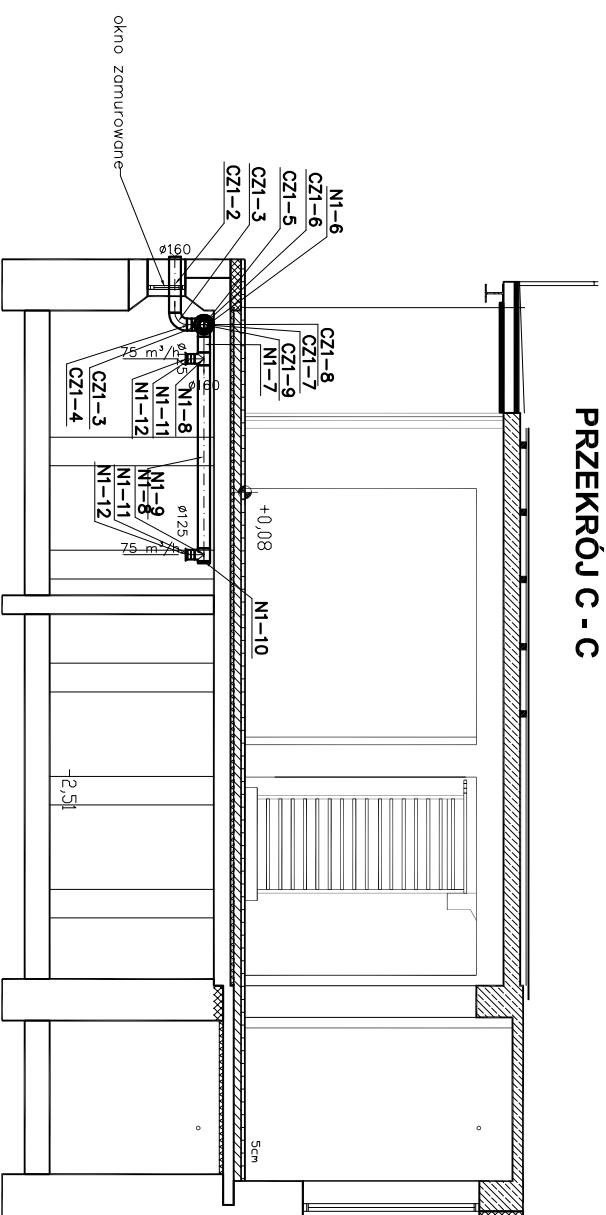

DATA: 10.2004
 TEMAT:
 ADRES:
 NAZWA RYS.: PRZEKRÓJ B-B

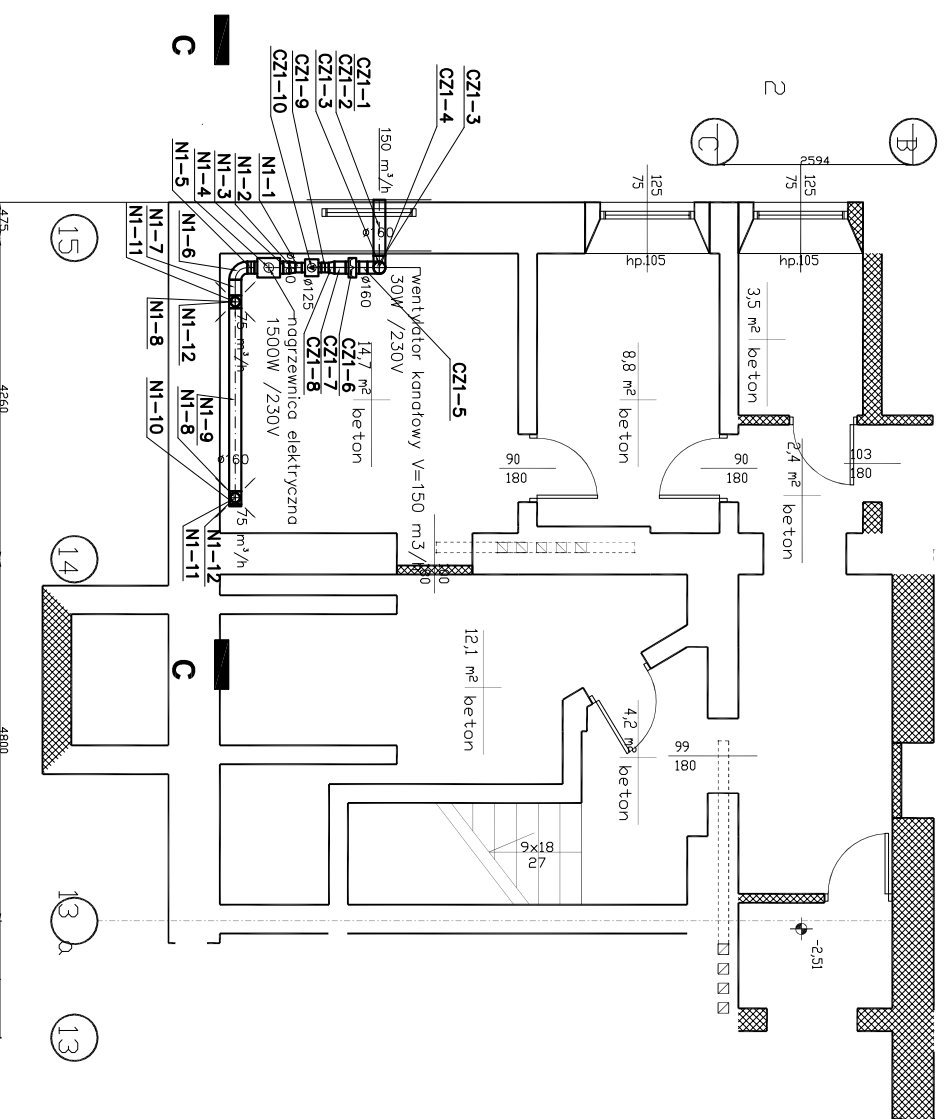

JEDNOSTKA PPUW EXPERT-WENT PROJEKTOWA : 40-282 Katowice ul. Sikorskiego 18/66		
OBIEKT : ASP Katowice ul. Koszarowa		
NAZWA WENTYLACJA POMIESZCZENIA PIWNICY-RZUT I PRZEKRÓJ RYS. :		
AUTOR : mgr inż. Roman Krasuski upr. bud. : nr ewid. 40/96 mgr inż. Aniela Krasuska		DATA : 02.2011
		NR RYS. E/03/01/2011
		SKALA : 1 : 100