




PRZEKRÓJ A - A

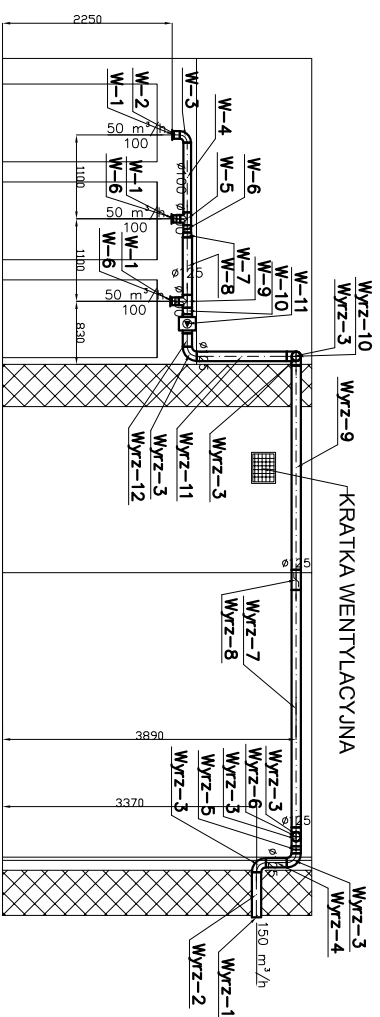

PRZEKRÓJ B - B

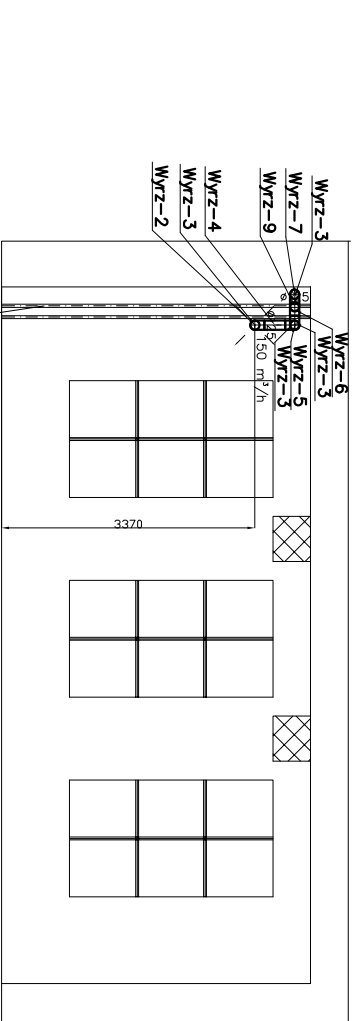

PRZEWODY CZYNNIKA GRZEWczego

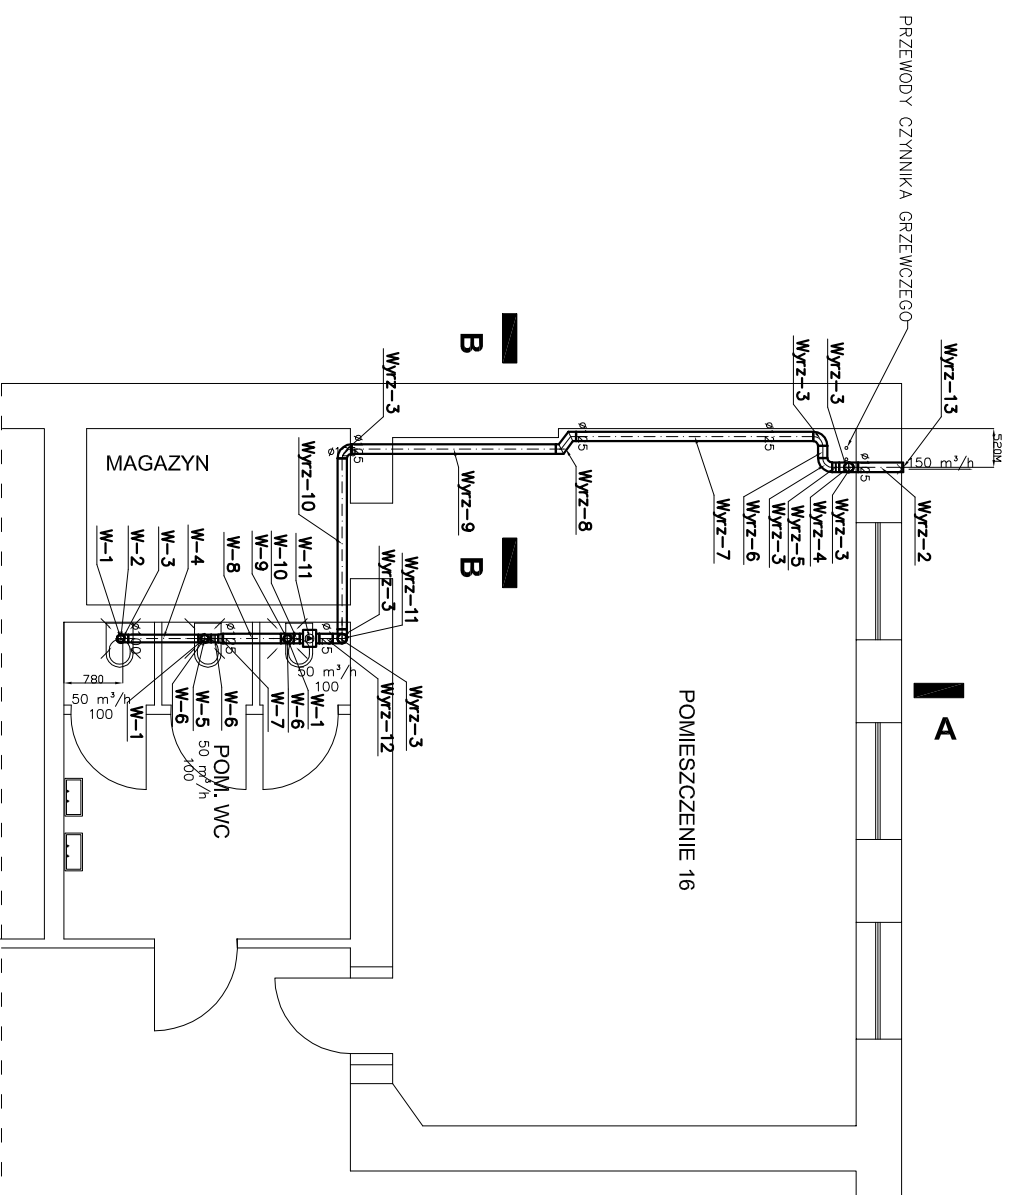

JEDNOSTKA PPUW EXPERT-WENT		
PROJEKTOWA : 40-282 Katowice ul. Sikorskiego 18/66		
OBIEKT : ASP Katowice ul. Dąbrówki		
NAZWA RYS. : WENTYLACJA POMIESZCZENIA WC I.PIĘTRO		
AUTOR : mgr inż. Roman Krasuski	DATA : 02.2011	NR RYS. E/02/01/2011
upr. bud. : nr ewid. 40/96	SKALA : 1 : 100	
mgr inż. Aniela Krasuska		